


RZUT PIĘTRA

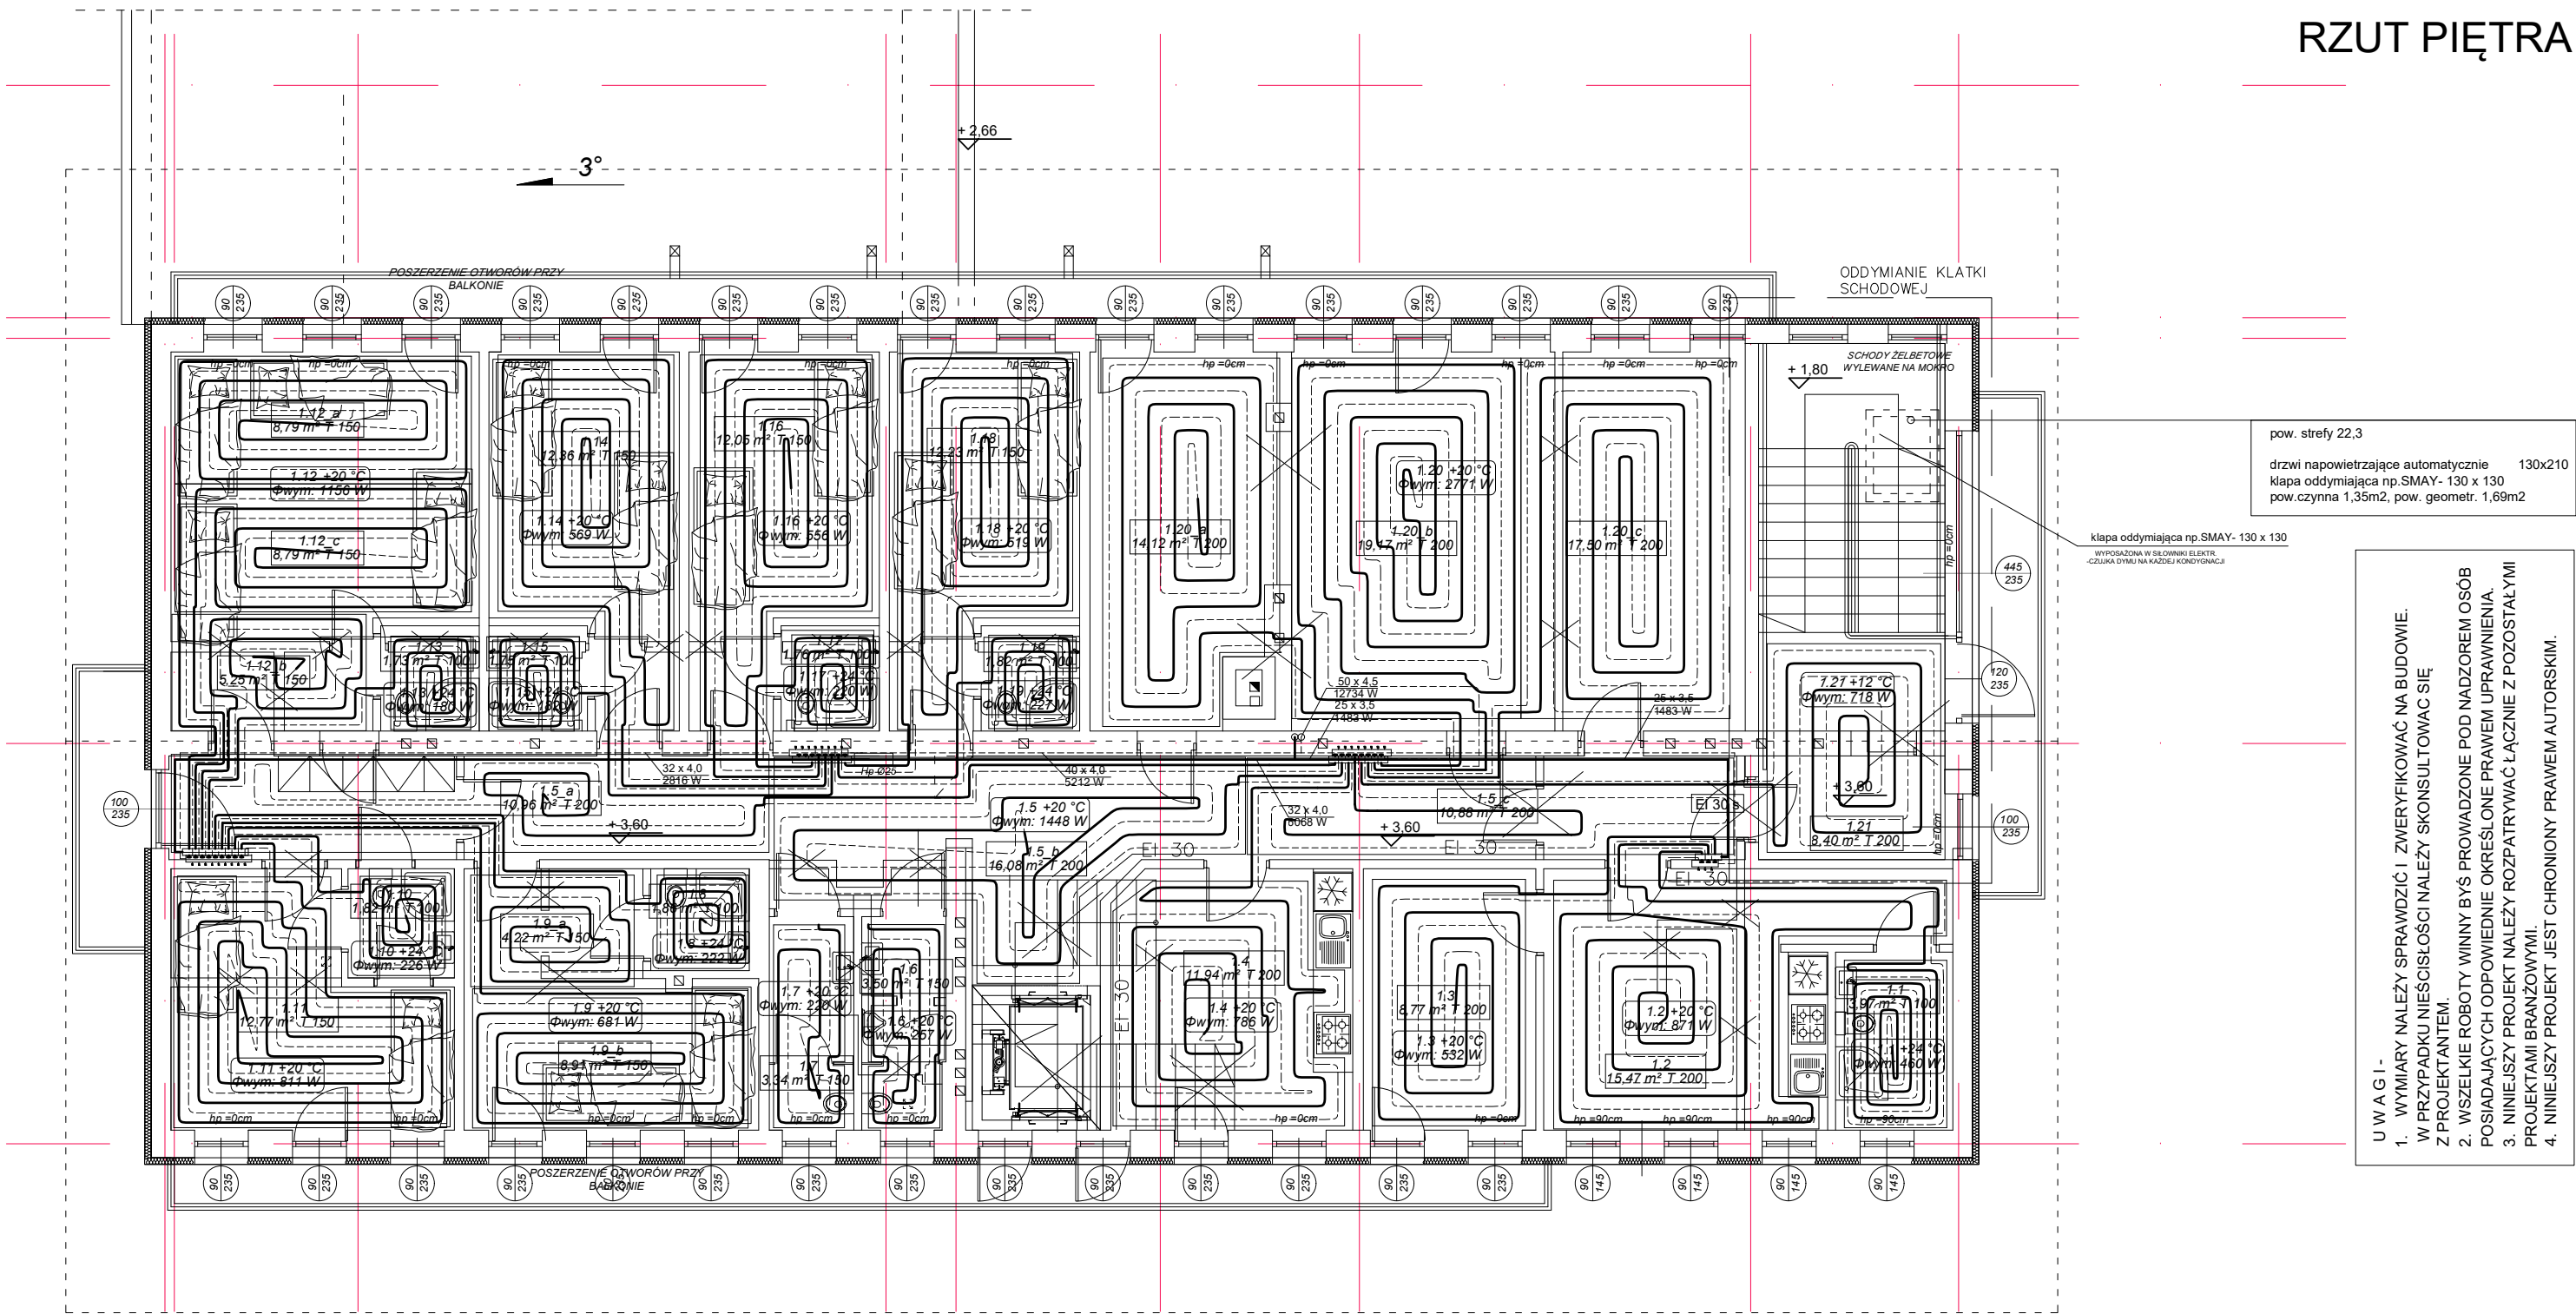

pow. strefy 22,3  
drzwi napowietrzające automatycznie 130x210  
kłapa oddymiająca np.SMAY- 130 x 130  
pow.czynna 1,35m2, pow. geometr. 1,69m2

kłapa oddymiająca np.SMAY- 130 x 130  
WYPOSAŻONA W SIŁOWNIKI ELEKTR.  
CZUJKA DYMU NA KADZIEJ KONDYGNACJI


- UWAGI:
- 1. WYMIARY NALEŻY SPRAWDZIĆ I ZWERYFIKOWAĆ NA BUDOWIE. W PRZYPADKU NIEŚCISŁOŚCI NALEŻY SKONSULTOWAĆ SIĘ Z PROJEKTANTEM.
  - 2. WSZELKIE ROBOTY WINNY BYŚ PROWADZONE POD NADZOREM OSÓB POSIADAJĄCYCH ODPOWIEDNIE OKREŚLONE PRAWEM UPRAWNIENIA.
  - 3. NINIEJSZY PROJEKT NALEŻY ROZPATRYWAĆ ŁĄCZNIE Z POZOSTAŁYMI PROJEKTAMI BRANŻOWYMI.
  - 4. NINIEJSZY PROJEKT JEST CHRONIONY PRAWEM AUTORSKIM.

RZUT PIĘTRA

RZUT PIĘTRA ZESTAWIENIE POMIESZCZEŃ			
Numer	Pomieszczenie	Powierzchnia użytkowa [m²]	Rodzaj posadzki
1.1	Łazienka	4,8	PŁ. CERAM.
1.2	Pokój ratowników, aneks kuchenny	19,3	PŁ. CERAM.
1.3	Pokój ratowników	10,4	WYKŁADZINA
1.4	Kuchnia ogólna	14,5	PŁ. CERAM.
1.5	Komunikacja	35,3	PŁ. CERAM.
1.6	Toaleta męska	4,1	PŁ. CERAM.
1.7	Toaleta damska	4,1	PŁ. CERAM.
1.8	Łazienka	2,3	PŁ. CERAM.
1.9	Pokój ratowników	14,7	WYKŁADZINA
1.10	Łazienka	2,3	PŁ. CERAM.

1.11	Pokój ratowników	14,0	WYKŁADZINA
1.12	Pokój ratowników	24,2	WYKŁADZINA
1.13	Łazienka	2,3	PŁ. CERAM.
1.14	Pokój ratowników	13,8	WYKŁADZINA
1.15	Łazienka	2,3	PŁ. CERAM.
1.16	Pokój ratowników	13,9	WYKŁADZINA
1.17	Łazienka	2,3	PŁ. CERAM.
1.18	Pokój ratowników	13,9	WYKŁADZINA
1.19	Łazienka	2,3	PŁ. CERAM.
1.20	Sala szkoleniowa ratowników	58,9	PŁ. CERAM.
1.21	Komunikacja	10,3	PŁ. CERAM.
1.22	Przedpokój	6,9	PŁ. CERAM.

RAZEM 276,9 m2



**PRACOWNIA ARCHITEKTONICZNA**  
**MAREK WÓJCİK**

INWESTOR:

**Grupa Podhalańska**  
**GOPR**  
Aleja 1000-lecia 1  
34-700 Rabka-Zdrój

LOKALIZACJA:

dz nr 4196/1, 34-700 Rabka-Zdrój  
Jedn. ewid.: 121112\_4 Rabka-Zdrój  
Obręb ewid.: 0001 Rabka-Zdrój  
gmina Rabka-Zdrój, Powiat Nowotarski

ul. Władysława Orkana 8, 32 - 400 Myślenice, tel.: 502 430 628  
email: pracownia.wojcik@gmail.com

TEMAT:

Nadbudowa, przebudowa dachu jednospadowego na dwuspadowy, budowa windy osobowej w budynku stacji centralnej Grupy Podhalańskiej GOPR, budowa klatki schodowej wewnętrznej, dobudowa balkonów wraz z infrastrukturą techniczną

PROJEKTANT:

mgr inż. Małgorzata Flaka  
MAP/0360/POOS/08

DATA:

02. 2023

BRANŻA:

SANITARNA

SPRAWDZAJĄCY:

mgr inż. Jan Jarosz

FAZA:

PROJEKT TECHNICZNY

NAZWA RYSUNKU:

**RZUT PIĘTRA - C.O.**

SKALA:

1:100

NR RYSUNKU:

**S3**